


NOTAS:

1. CONFERIR MEDIDAS NO LOCAL DA OBRA.
2. TODAS AS MEDIDAS EM MILÍMETRO, A NÃO SER QUANDO INDICADAS.
3. NÚMEROS ENTRE PARÊNTESES, INDICAM A VAZÃO DE AR EM M3/H.
4. A TUBULAÇÃO DE DRENO DEVERÁ SER ISOLADA TERMICAMENTE E LIGADA A REDE HIDROSSANITÁRIA MAIS PRÓXIMA (VER PROJETO HIDROSSANITÁRIO).
5. É DE RESPONSABILIDADE DO INSTALADOR FORNECER PAINEL ELÉTRICO COM SUAS DEVIDAS PROTEÇÕES NORMALIZADAS COM COMANDO LIGA/DESLIGA (C/ DISJUNTOR, CONTATOR E/OU TEMPORIZADOR, ETC).
6. OS PERCURSOS DAS LINHAS FRIGORÍGENAS EM PLANTA BAIXA TORAM DISPOSTOS VISANDO UMA MELHOR LETURA DO PROJETO. NA FASE DE EXECUÇÃO, DEVE-SE DAR PREFERÊNCIA AO TRAJETO MAIS RETILÍNEO POSSÍVEL, DESCONSIDERANDO ASSIM, ALGUMAS DAS CURVAS AQUI MENCIONADAS.
7. TODOS OS SUPORTES E SEUS ACESSÓRIOS DEVERÃO TER TRATAMENTO ANTICORROSIVO.
8. PARA EQUIPAMENTOS NO ENTREFERRO, COMO EXAUSTORES E VENTILADORES, DEVE-SE DEIXAR UMA ABERTURA (TAMPA DE VISITA / PORTA DE INSPEÇÃO) NO FORRO PRÓXIMO AO MESMO, PARA INTERENÇÕES DE MANUTENÇÃO E OPERAÇÃO.
9. PARA UNIÃO DAS PEÇAS DE ISOLAMENTO TÉRMICO DAS TUBULAÇÕES, DEVERÁ SER APLICADA UM ADESIVO DE VULCANIZAÇÃO A FRIJO (COLA ADEQUADA) NAS DUAS SUPERFÍCIES QUE SE DESEJA UNIR.
10. É NECESSÁRIO DEPOIS DO TÉRMINO DAS INSTALAÇÕES DOS DUTOS E DEMAIS EQUIPAMENTOS, REALIZAR O TESTE DE AJUSTE DE BALANCEAMENTO (TAB).
11. NA INSTALAÇÃO DE EQUIPAMENTOS DE AR CONDICIONADO DE FABRICANTES SIMILARES AO ESPECIFICADO EM PROJETO, DEVE-SE VERIFICAR DIÂMETROS DAS LINHAS DE LÍQUIDO E GÁS JUNTO A TABELA DO RESPECTIVO FABRICANTE.
12. EM INSTALAÇÕES EXTERNAS, ONDE A LINHA FRIGORÍGENA FICA EXPOSTA DEVE-SE UTILIZAR ISOLAMENTO TÉRMICO COM PROTEÇÃO UV, OU REVESTIMENTO DE ALUMÍNIO CORRUGADO.

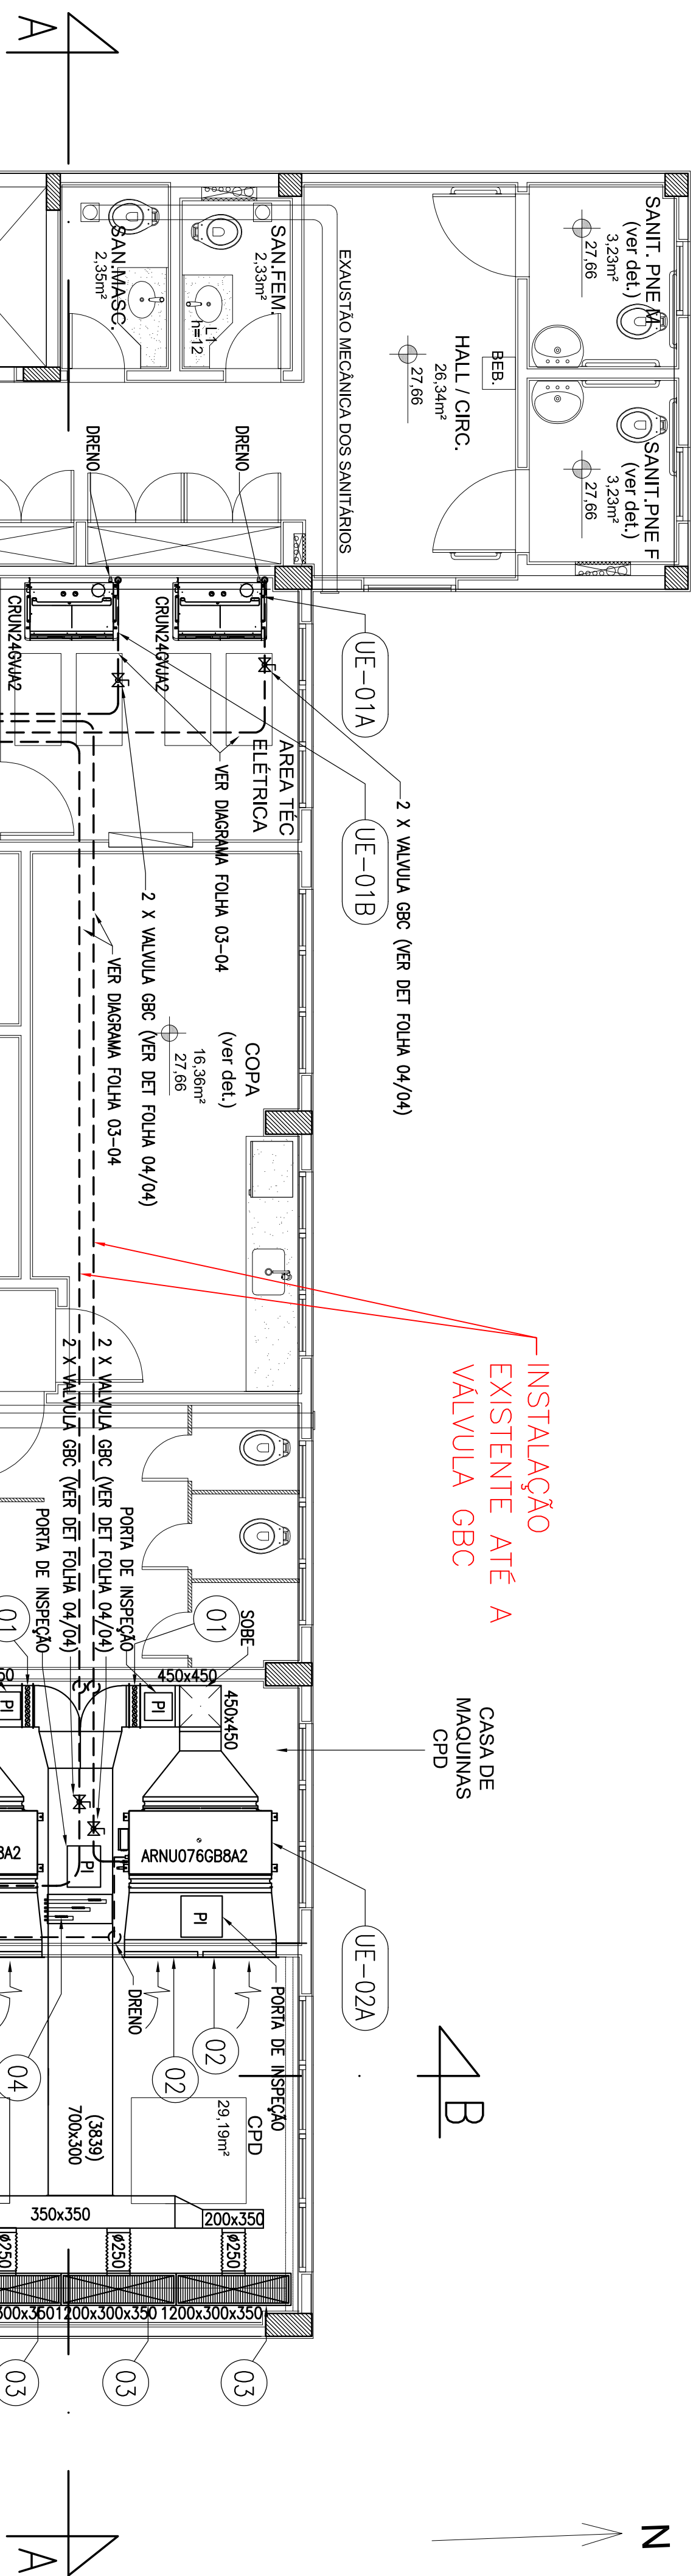

EQUIPAMENTOS A SEREM REMANEJADOS

ITEM	QUANT.	DESCRIÇÃO	MODELO	REFERÊNCIA
UC-A	02	UNIDADE CONDENSADORA VRF - , CAPACIDADE NOMINAL DE 10 HP	AAJB100B1T4	LG
UC-B	02	UNIDADE EVAPORADORA VRF, TIPO BULTIN DE ALTA PRESSÃO, CAPACIDADE NOMINAL DE 76.000 BTU/H	ARNU076GB8A2	LG
UE-02A	02	UNIDADE EVAPORADORA VRF, TIPO PISO TETO, CAPACIDADE NOMINAL DE 24.000 BTU/H	CRUN24G4M2	LG

ITENS A SEREM FORNECIDOS E INSTALADOS

05	01	CONTROLOADOR CENTRAL DO VRF, VER ESPECIFICAÇÃO NO MEMORIAL	AC SMART V	LG
04	01	SUPORTE PARA RESISTENCIA ESTRUTURA EM AÇO GALVANIZADO, COM CAIXA DE LIGAÇÃO COM BOMBA, 1 ENCAIXE DE 1/2" E 1 ENCAIXE DE 3/4" ALEADA EM AÇO INOX 3 ESTÁGIOS CAPACIDADE TOTAL 12KN, 220V/2F	Q00-R	DISFUSHERM
03	04	GRELHA DUPLA DEFLEXÃO COM REGISTRO EM ALUMÍNIO, DIM 1200X200mm	G4-FG3	DISFUSHERM
02	04	VENEZIANA RETORNO DE ALUMÍNIO, DIM 800X300mm	D4-M	DISFUSHERM
01	02	DAMPERS MORTORZADO, DIM 700X300mm - INTERNA	D4-M	DISFUSHERM

PROPRIETÁRIO	P/ JUSTIÇA FEDERAL DE 1º GRAU NO ESPÍRITO SANTO
AUTOR DO PROJETO EXECUTIVO	ROBERTO CARLOS ESTEVES - CREIA 676330ADG
Rua: José Alexandre Buiz, 160 São 409 - Favelado do São-Vitoria - ES Tel. (27)3252-3121	



SEÇÃO JUDICIÁRIA DO ESPÍRITO SANTO

VARA FEDERAL DE SERRA

QUADRA UE-1, BAIRRO CIVIT II, SERRA - ES

PLANTA BAIXA 1º PAVIMENTO

OUTUBRO /2019

ESCALA 1/50

PLANTA BAIXA 1º PAVIMENTO

ESQ.: 1/50

CLIENTE	SEÇÃO JUDICIÁRIA DO ESPÍRITO SANTO	TIPO DE SERVIÇO	PROJETO BÁSICO
NOME DO CONSTRUÇÃO	VARA FEDERAL DE SERRA		
LOCAL	QUADRA UE-1, BAIRRO CIVIT II, SERRA - ES		
DESCRIÇÃO DA FRANQUIA	PLANTA BAIXA 1º PAVIMENTO	PROJETO CLIMATIZAÇÃO	
DATA	OUTUBRO /2019	REVISÃO	00
ESCALA	1/50	DRENO	RWE PROJETOS

